



工事名：県立こころの医療センター中央監視装置修繕

図面リスト

図番	図面名称
1	全体平面図
2	電気室平面図
3	G2RCP-1盤内器機配置図
4	G2RCP-1モジュール結線図接続図①
5	G2RCP-1モジュール結線図接続図②
6	G2RCP-1モジュール結線図接続図③

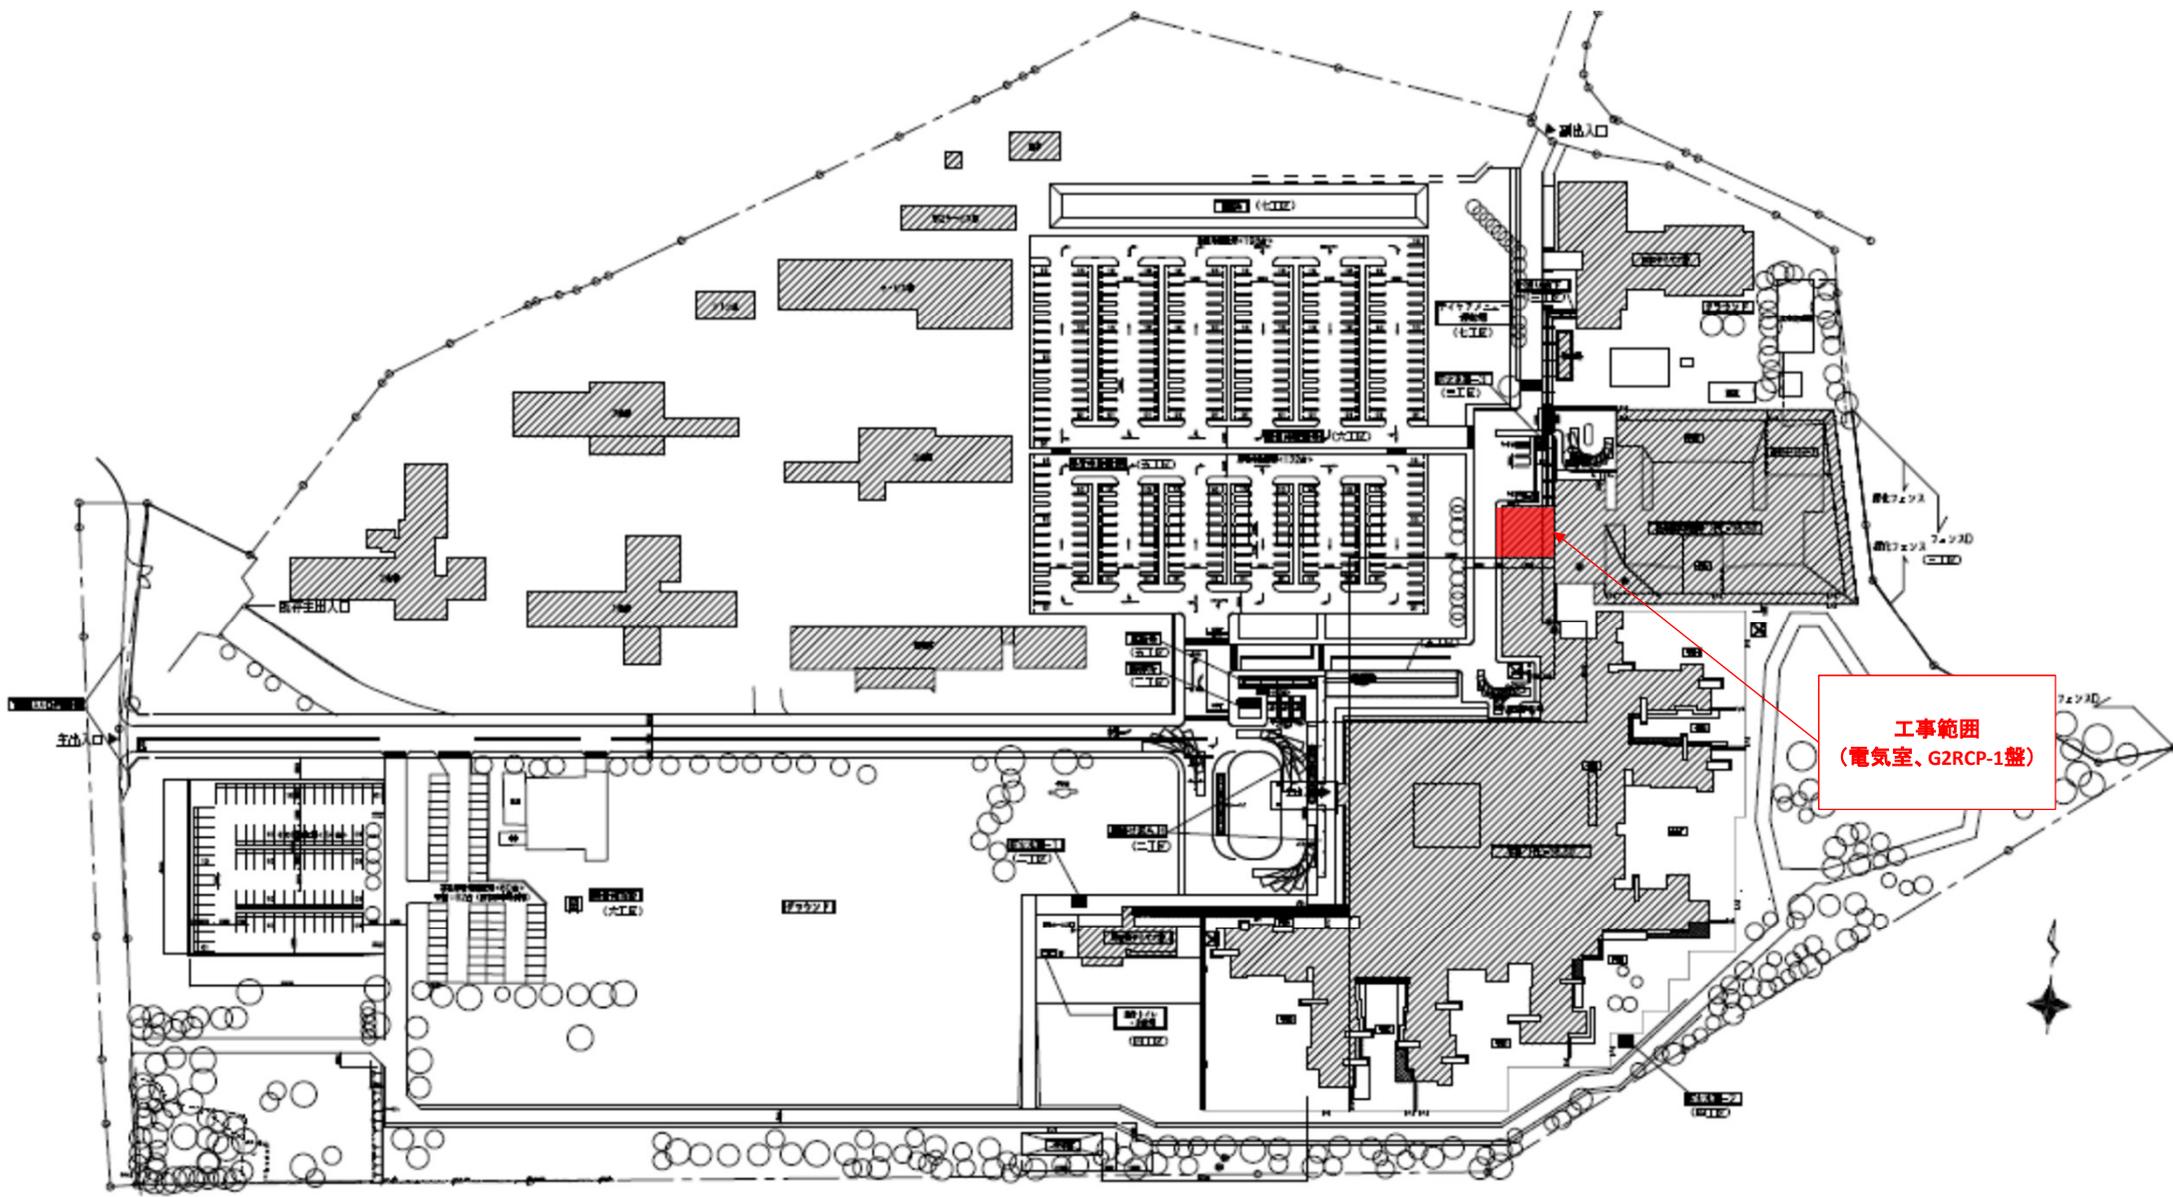


件名	県立こころの医療センター中央監視装置修繕	
図面名	全体平面図	図面番号 1

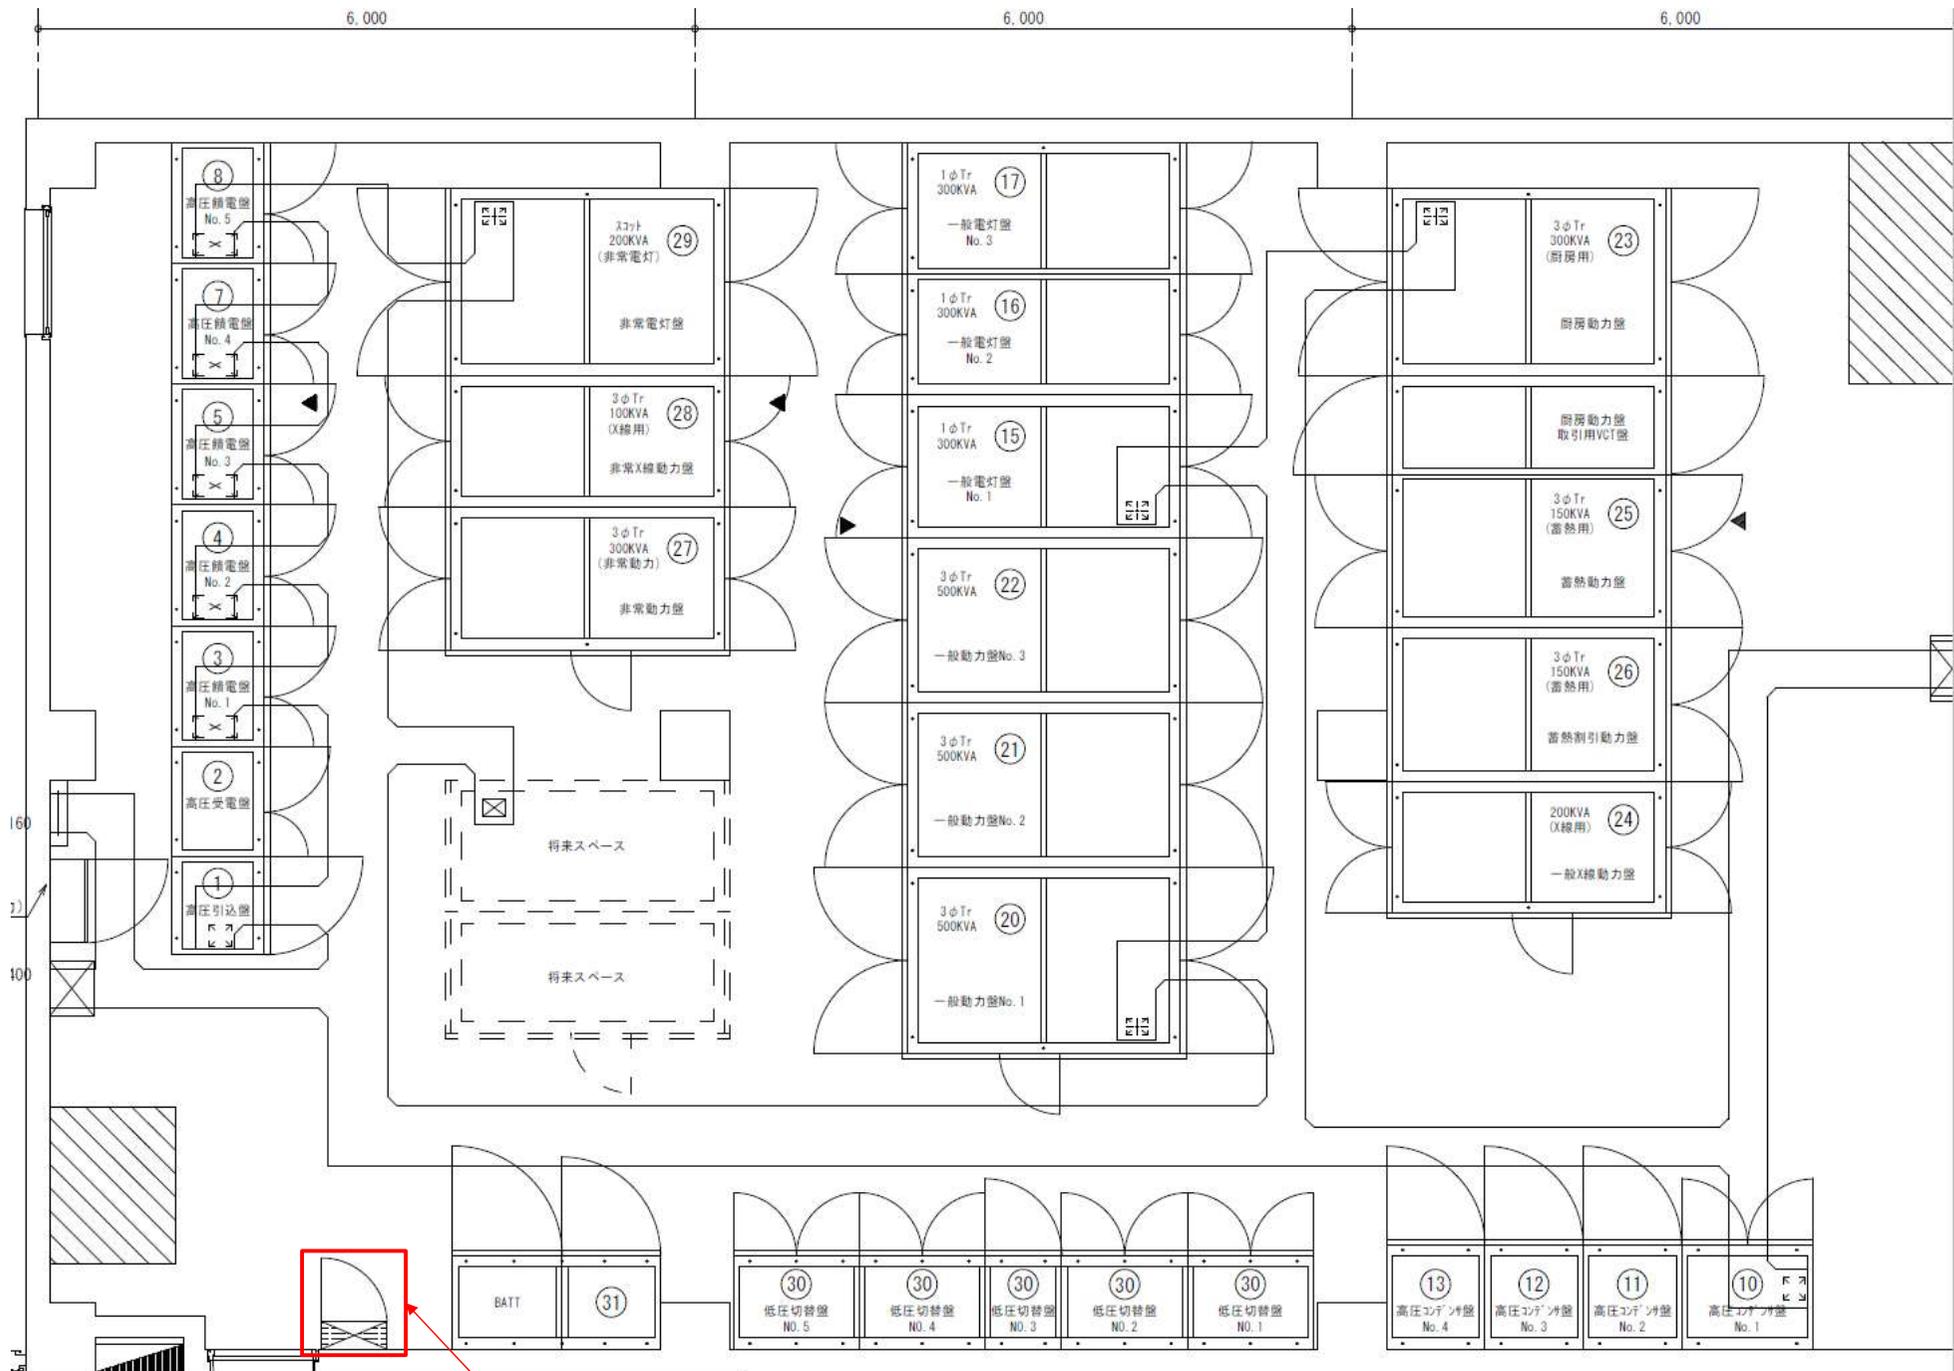

今回交換機器

改訂 REV.	発 行 RECCRD	日 付 DATE	図 面 BY	検 査 APPD.

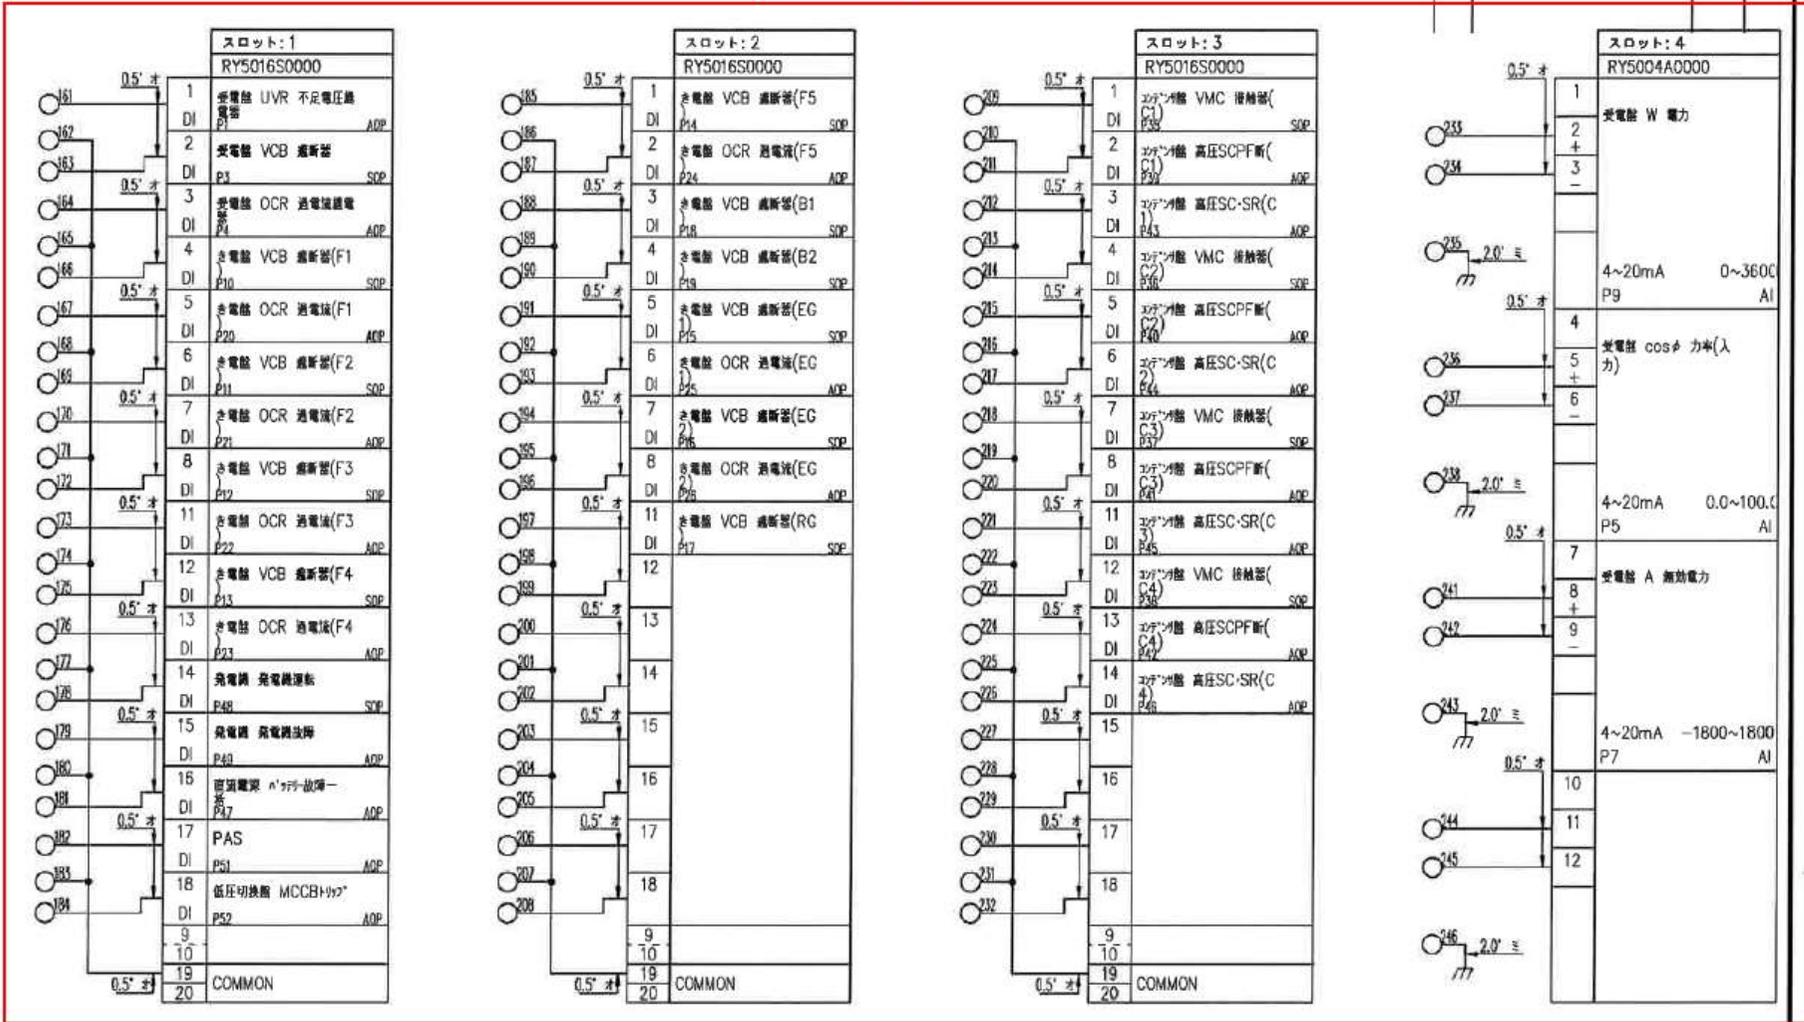

機器記号: IFGD02

部 No.	101	部名称	G2RCP-1	電圧	100V-240V	周 波
モジュール No.	1	コントローラ型番	WY5110W0000	シートNo	6 (0106)	
ケーブル No.	3	伝送	標準	RU ID	6	
ケーブル No.	5	ケーブル名称	G2RCP-1	ケーブル種別	IFGD	


注記: 1. 指示なき線番は、電源母線のととき"母線記号"、アース線のととき"E" 上記以外の外部端子接続電線は、"外部端子番号"とする。

記入の単位は公差 TOLERANCE UNLESS NOTED	表面性状 SURFACE TEXTURE	製法 DR.	材料	200-12-20	—	—	製造 ASS'Y	名称 TITLE	G2RCP-1 (A)	
		検査 CHK.	小嶋	200-12-20	—	—		モジュール結線図		
		図面 APPD	永島	200-12-20	—	—		接続図		
	内部形状 CHAMFER	尺 寸 SCALE	Yamatke Corporation			図 面 DWG. NO.	GPC8-26-201-U003		改訂 REV.	シート SHIT

件名	県立こころの医療センター中央監視装置修繕	
図面名	G2RCP-1モジュール結線図接続図①	図面番号
		4

今回交換機器

改訂 REV.	実 RECORD	日 DATE	担当者 BY	承認 APPD.
△	完成図訂正	10-12-21	鈴木	永島

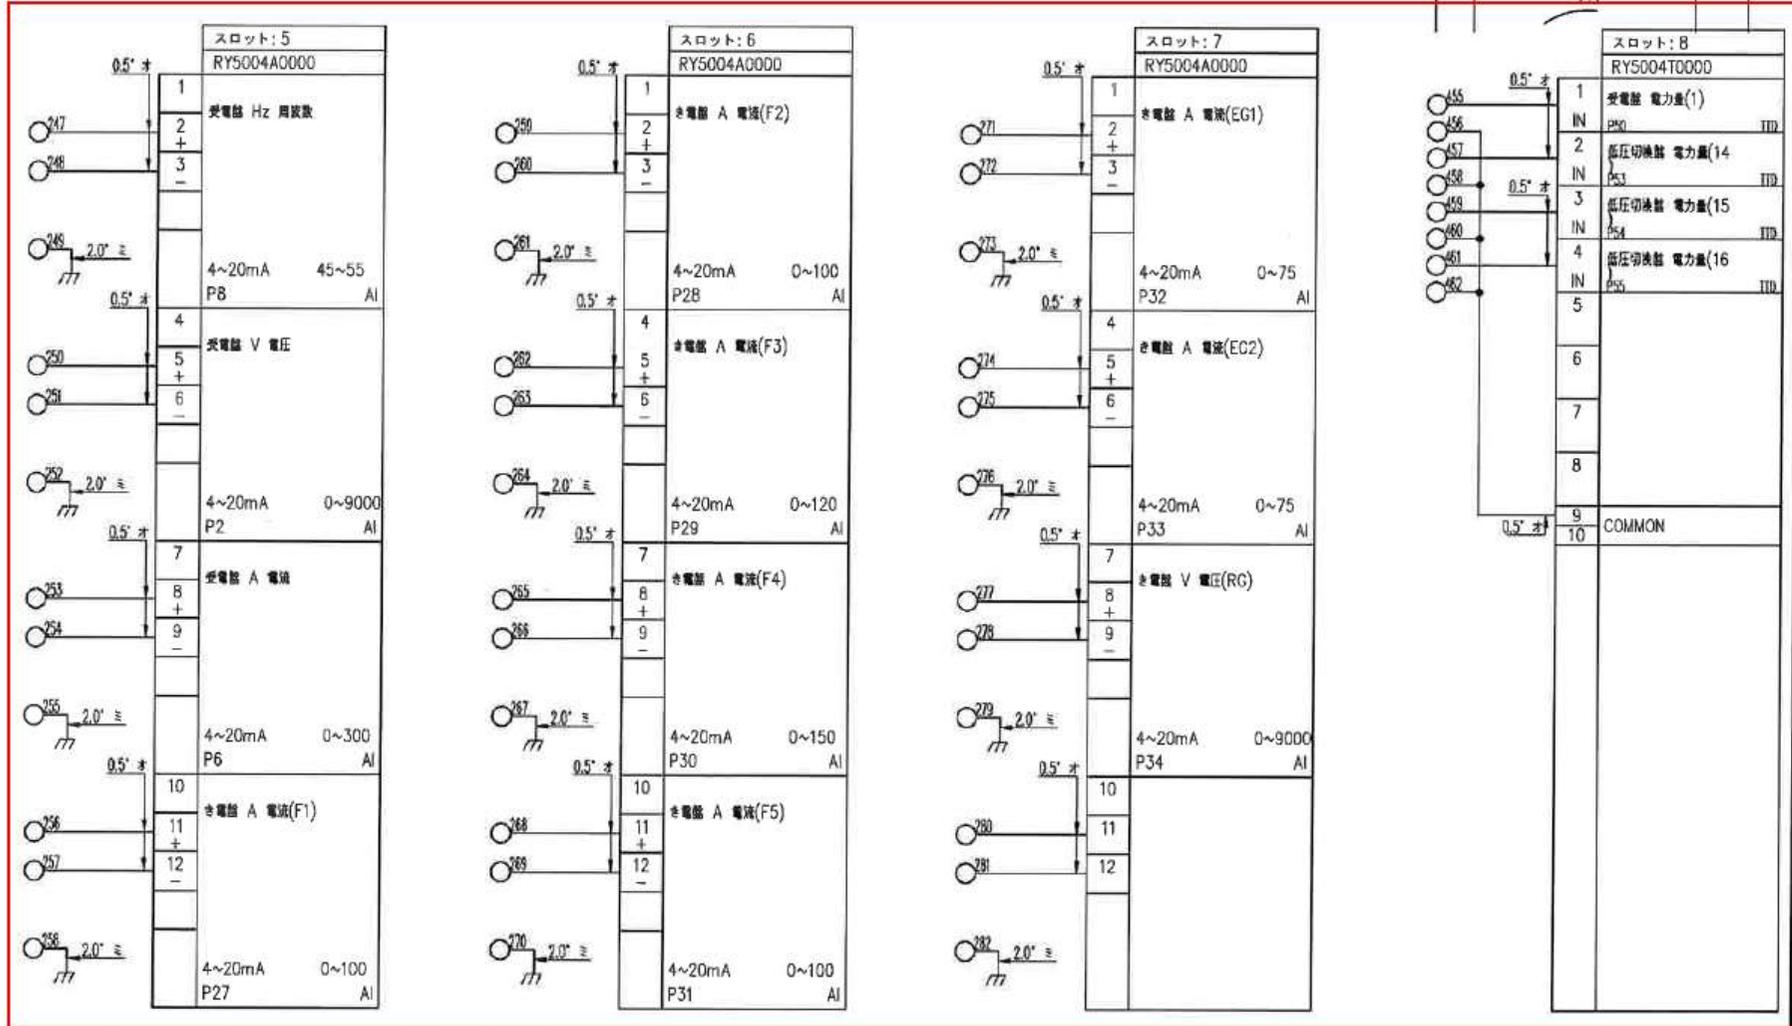

機器記号: IFGD02

部 No.	101	部名称	G2RCP-1	電圧	100V~ 240V	相数
モジュール No.	1	コントローラ型番	WY5110W0000	シートNo	6 (0106)	
ケーブル No.	3	伝送	標準	RU ID	6	
コネクタ No.	5	コネクタ名称	G2RCP-1	コネクタ種別	IFGD	

注記: 1. 指示なき線番は、電源母線のと看"母線記号"、アース線のと看"E" 上記以外の外部端子接続電線は、"外部端子番号"とする。

記入のない公差値 TOLERANCE UNLESS NOTED

表面性状 SURFACE TEXTURE

材料 DR.

鈴木

2010-12-20

電圧 ASS' Y

名称 TITLE

G2RCP-1 (A)
モジュール結線図
接続図

表面処理 CHAMFER

尺目 SCALE

Yamatake Corporation

図番 DWG. NO.


GPC8-26-201-U004

改訂 REV.

シート SHT

01

今回交換機器

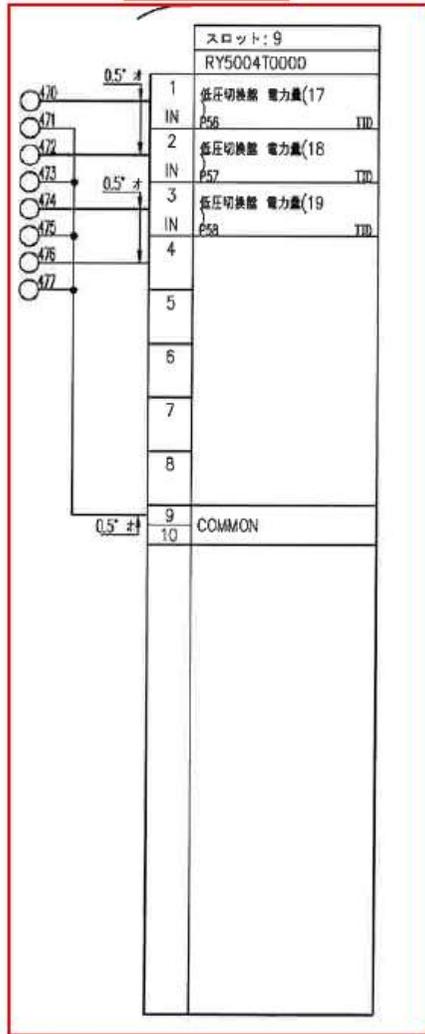

改訂 REV.	英 RECORD	日 DATE	担当 BY	承認 APPD.
△	完成図訂正	10-12-21	鈴木	永島

機器記号: IFGD02

部 No.	101	部名称	G2RCP-1	電圧	100V~ 240V	組件
制御 No.	1	コントローラ型番	WY5110W0000	シートNo	6 (0106)	
ケーブル No.	3	伝送	標準	RU ID	6	
ケーブル No.	5	ケーブル名称	G2RCP-1	ケーブル種別	IFGD	

注記: 1. 指示なき線番は、電源母線のとき"母線記号"、アース線のとき"E"、上記以外の外部端子接続電線は、"外部端子番号"とする。

記入の公差 TOLERANCE UNLESS NOTED

表面仕状 SURFACE TEXTURE

設計 DR.	鈴木	200-12-20	--	--	電圧 ASS' Y
確認 CHK.	小島	200-12-20	--	--	
許可 APPD.	永島	200-12-20	--	--	
尺取 SCALE					

角肉除去 CHAMFER

Yamatake Corporation

図番 DWG. NO.

GPC8-26-201-U005

改訂 REV. シート SHEET

01

1



名称 TITLE	G2RCP-1 (A)
モジュール結線図	
接続図	

件名	県立こころの医療センター中央監視装置修繕
図面名	G2RCP-1モジュール結線図接続図③
図面番号	6